


資料 2

<道の駅本館・実習館>

機器明細表

図番	品名	参考品番	電源電圧	台数	仕様
FE-1	天井換気扇	VD-23ZX8-C	1φ100V	2	(性能音形) 産量425m ³ /h×85Pa×82W 天吊金具 共
	天井換気扇	φ100		1	(SUS製) ガラリ付

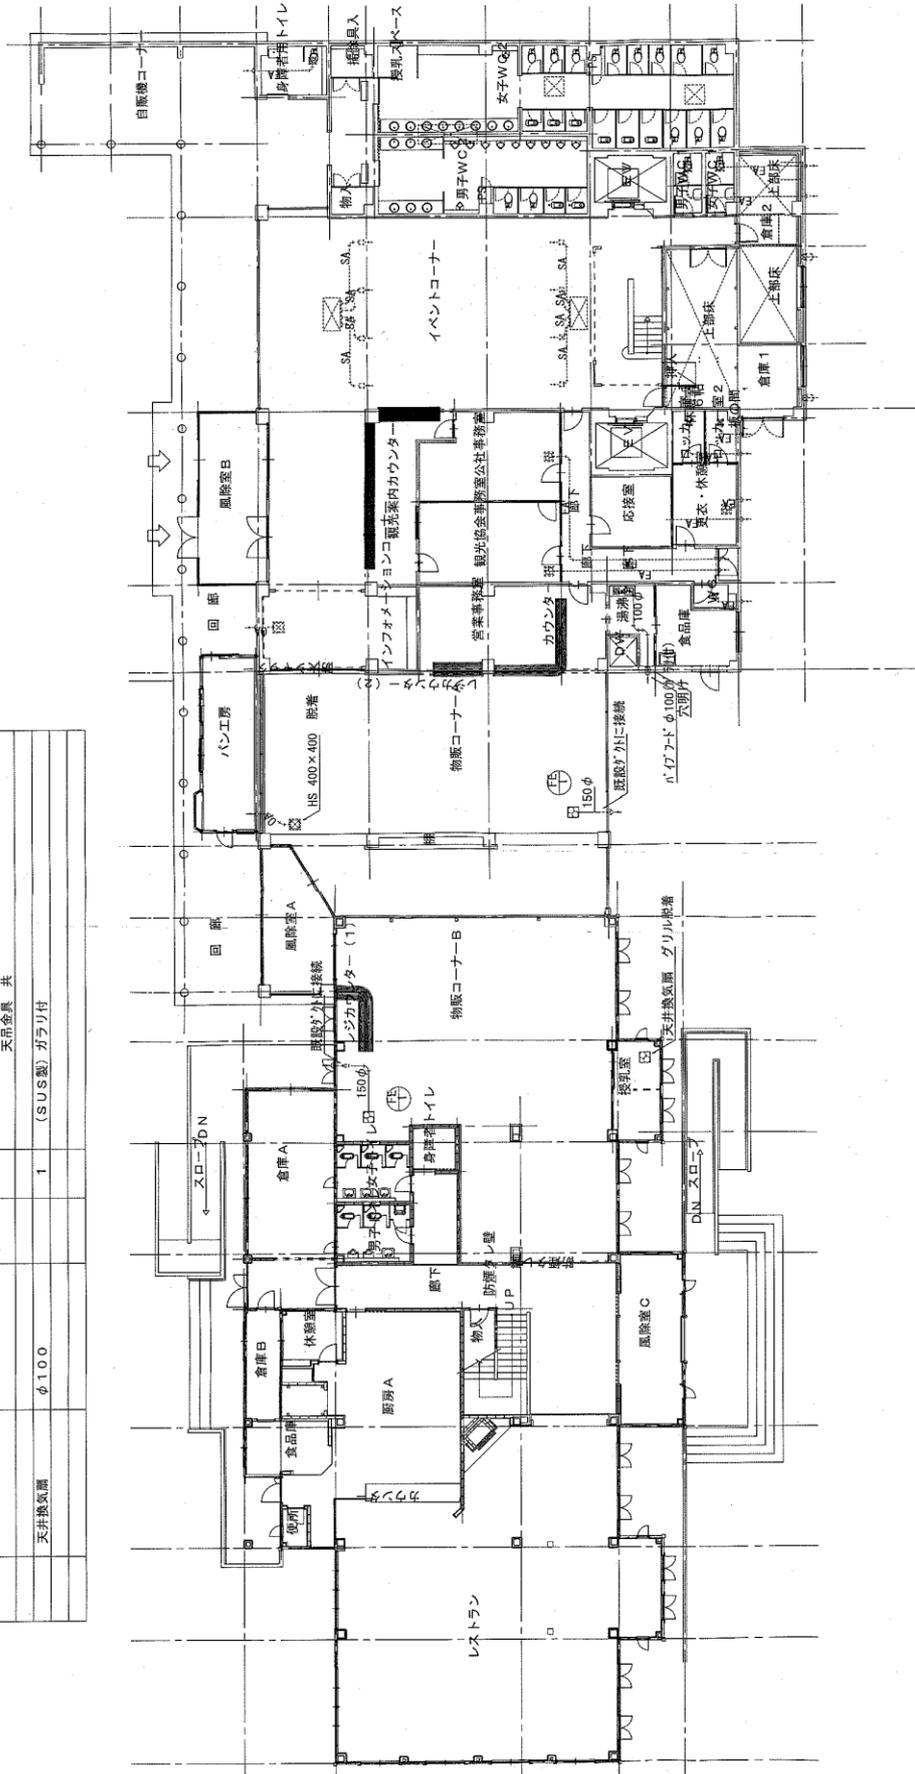

特記事項		受領印	都市整備部 建築住宅課	検査印	検査名	道の駅「箱館原」改修工事
設計				図面名	機械設備 換気設備改修1階平面図	
変更				縮尺	1/50	
監				図番	M-1	

